













 





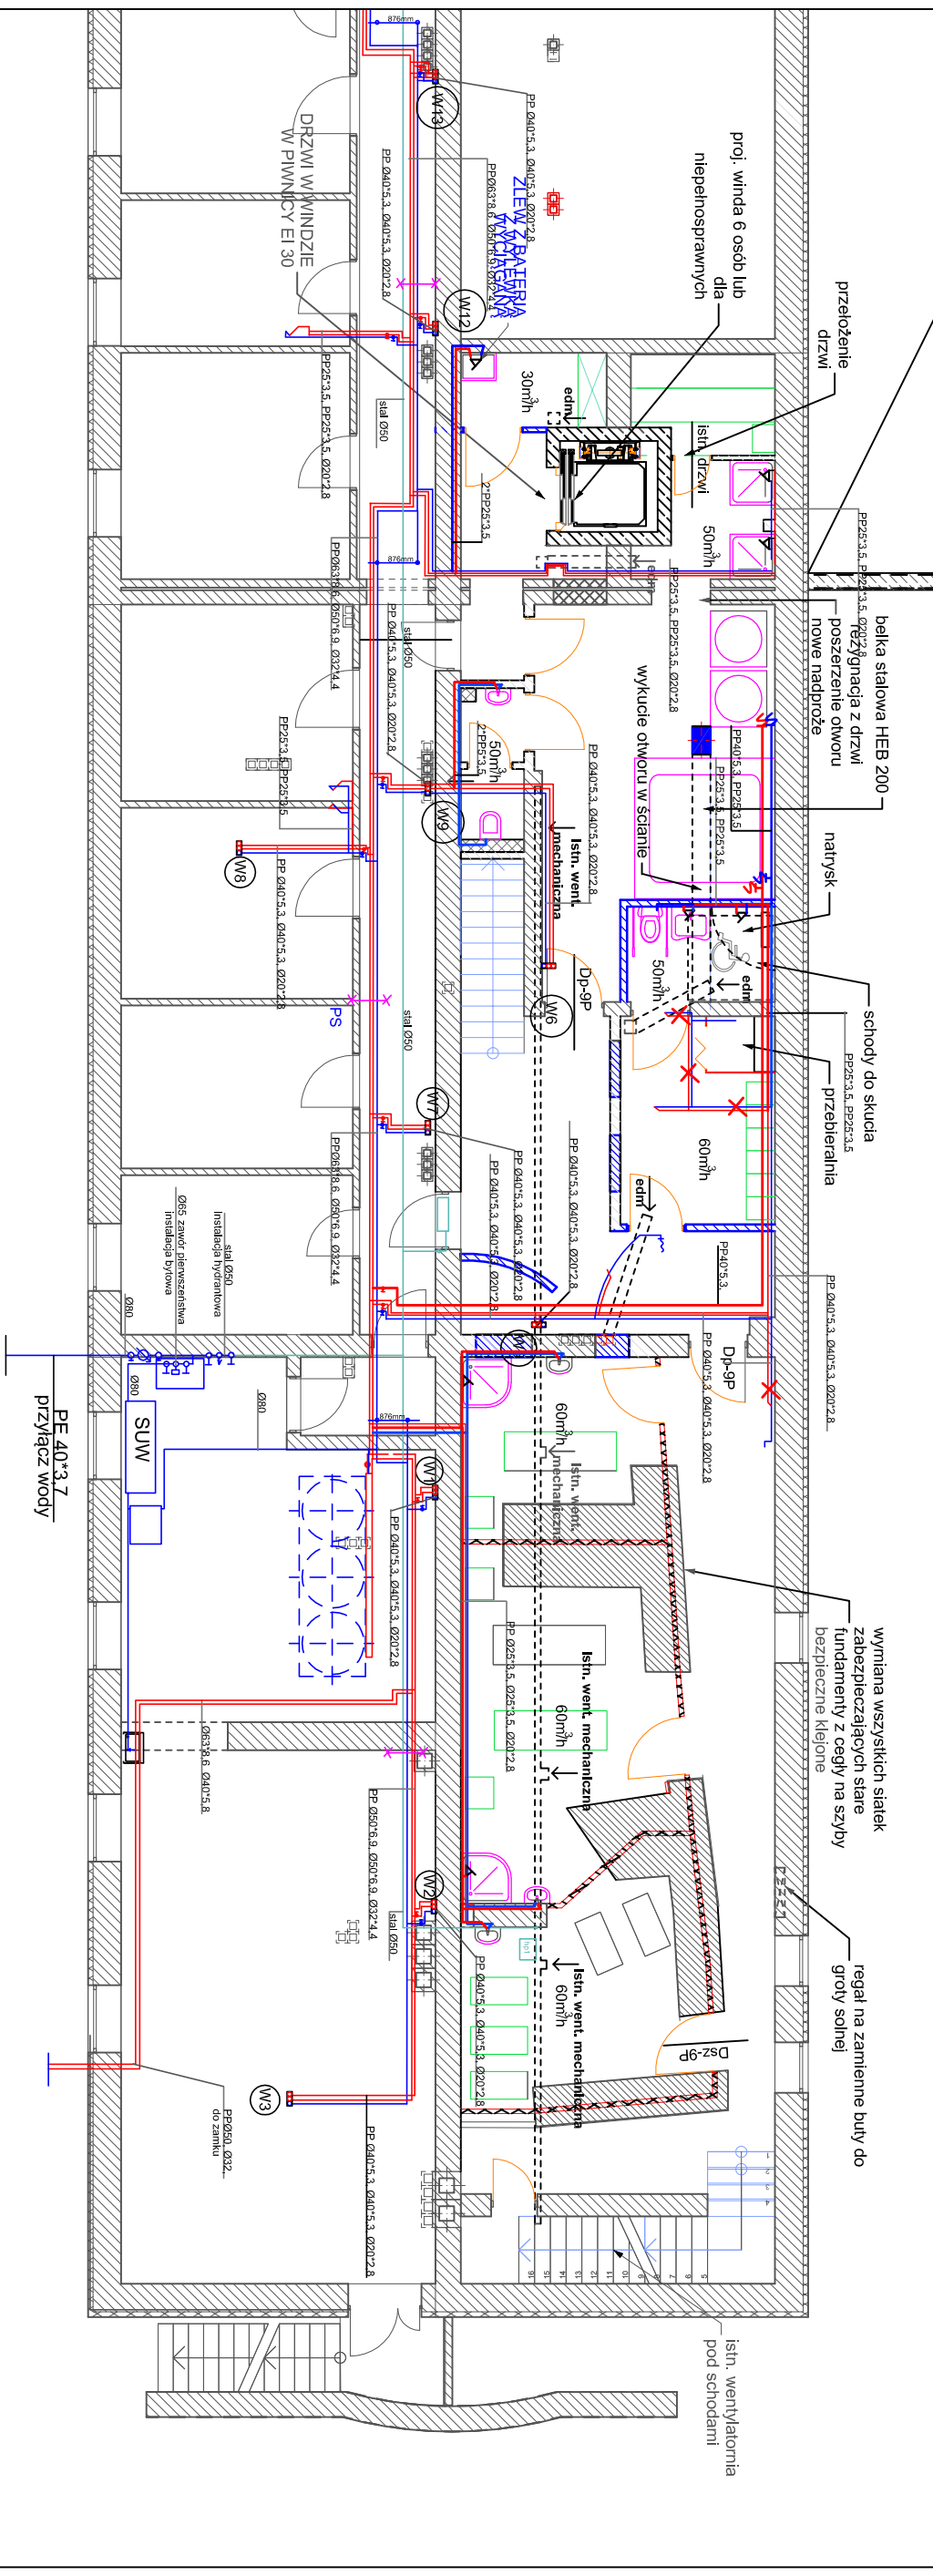


LWAGA:
Oświetlenie ewakuacyjne w korytarzach i na klatkach schodowych min. 2 LUX
Wszystkie przejścia instalacyjne przez strop nad piwnicami (proj. istn.) zabezpieczyć masami EI 60. W wentylacjach mech. zamoczyć klapy p.poz. EIS 60. Nie dotyczy przejść w pomieszczeniach higieniczno-sanitarnych.

	proj. zamurowanie ścian		instalacja istniejąca
	proj. ścianka gr. 8 cm z płyt GKl		istniejące instalacje p.poz.
	proj. ścianka gr. 12 cm z cegły pełnej na zaprawie cem		nr pionu wody hydrantowej
	istn. ściana zewnętrzna docieplona		nr pionu wody bytowej
	istn. ściana wewnętrzna nośna		instalacja wody cyrkulacyjnej
	istn. ściana wewnętrzna działowa		instalacja wody ciepłej
	elementy do rozbiórki		instalacja wody ciepłej
			instalacja hydrantowa
			instalacja wody ziemnej
			instalacja projektowana
			instalacja wody ciepłej
			instalacja wody ziemnej



NAZWA OBIEKTU	PRZEBUDOWA BUDYNKU HOTELOWEGO W ZESPOLE ZAMKOWO-PARKOWYM W BARANOWIE SANDOMIERSKIM, DZ. NR 341/2		
ADRES OBIEKTU	39-450 BARANÓW SANDOMIERSKI, UL. ZAMKOWA 22, DZ.NR. 341/2		
INWESTOR	AGENCJA ROZWOJU PRZEMYSŁU S.A., UL. NOWY ŚWIĄT 6/12, 00-400 WARSZAWA		
PROJEKTANT PRACOWNIA	RZUR PIWNIC woda ciepła, zimna i wentylacja		
OKREŚLENIE PRACOWNIA	MACEJ WIOCEK		
DATA PRACOWNIA	04.2016		
DATA PRACOWNIA	04.2016		
SKALA: 1:100

NR 03. S-03.

BRANŻA: SANITARNIA

Proj. budowlany

Biuro Projektowe "in the designer place" ul. Lelwoda 10, 05-500 Mielno tel. (22) 575 52 92